



VINIL TRAMADO
 0,1 (Concreto Fck = 20,00 mpa.
 0,03 Lastro brita nº 01
 0,10 Solo compactado

DETALHE RADIER FUNDO

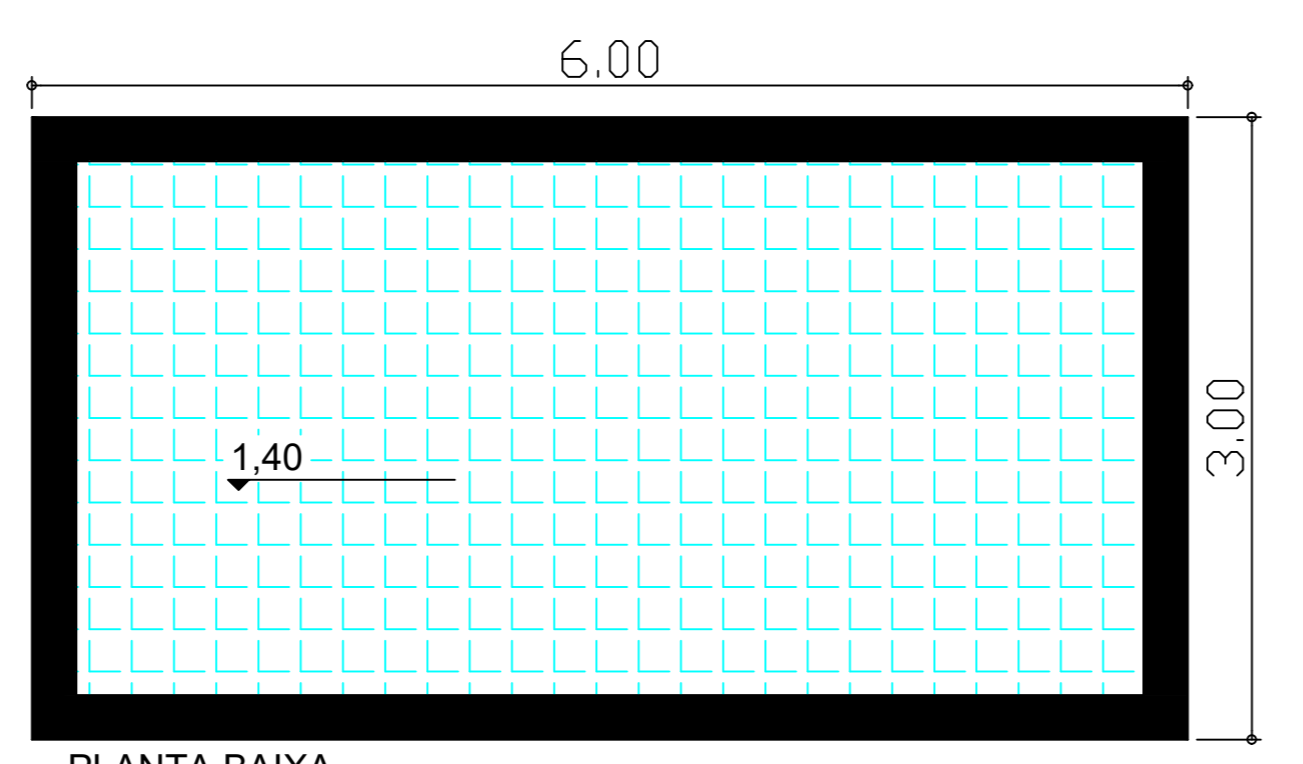

PLANTA BAIXA
 ESC 1:100.

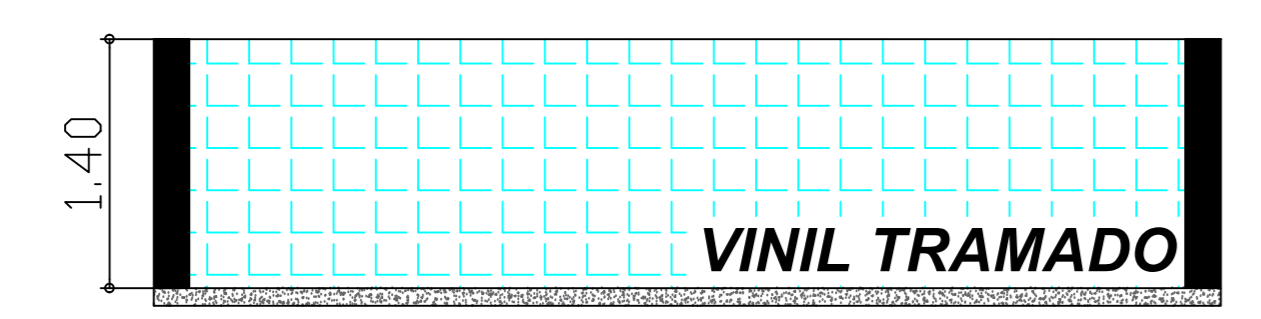

DETALHE ESTRUTURA
 ESC 1:100.



IMPLANTAÇÃO
 Esc. 1:100

PROJETO COMPLETO

TITULO DA OBRA:
CONSTRUÇÃO DA PISCINA NA UNIDADE BÁSICA DE SAÚDE

PROPRIETÁRIO:
PREFEITURA MUNICIPAL DE ALVINLÂNDIA

ENDEREÇO:
RUA AMADEU CRIPA - JARDIM SÃO RAFAEL - QUADRA "T-3"

MUNICÍPIO:
ALVINLÂNDIA - SP

04/2018 ESCALA: 1 : 100 FOLHA: 01/01



REINALDO A. S. FILHO
 Engenheiro Civil
 CREA-SP nº. 506.936.900-0

Alcides
 PROPRIETÁRIO RESPONSÁVEL
 Prefeita Municipal

APROVAÇÃO: